

MAPA DO CELÓW PROJEKTOWYCH
 powstała na bazie mapy zasadniczej
 arkusz-7.131.24.15.3. (164.223.044)
 skala 1:1000
 poziom odniesienia Kronsztadt 86, układ współrzędnych 2000
 Województwo: podkarpackie
 Powiat: Mielec
 Gmina Mielec
 Obręb Chorzelów
 Mapa aktualna na dzień: 15.01.2014 r
 Integralną część niniejszej mapy stanowi mapa ewidencji gruntów w skali 1:2000
 W obszarze opracowania brak służebności ujawnionych w KW

L.k.srab. 02/2014 KERG 00.6642.1-74/2014 Sporządził:...


P.U.G.I.K., Geodeta
 Piotr Klara
 39-300 Mielec, ul. Łukowa 11A
 tel. (017) 583-15-81, tel.kom. 0 502 389 052
 Reg. 830426114 NIP 752-152-10-78

Geodeta Sprawny
 Piotr Klara
 Upr. nr 16440 wyd. przez GGK

Potwierdza się, że niniejszy dokument został opracowany w wyniku prac geodezyjnych i kartograficznych, których rezultaty zawiera operat techniczny wpisany do ewidencji materiałów państwowego zasobu geodezyjnego i kartograficznego
STAROSTA POWIATU MIELECKIEGO
 Identyfikator ewidencyjny: P.1811.2014.291
 Data wpisania do ewidencji: 2014-02-03

Z up. STAROSTY
 mgr inż. Andrzej Klecha
 Kierownik Powiatowego Ośrodka Dokumentacji Geodezyjnej i Kartograficznej

STAROSTWO POWIATOWE w Mielcu
 39-300 MIELEC, ul. Wyspiańskiego 6
 Sprawdzono z materiałami ZUDP w Mielcu
 na powyższym terenie brak uzgodnionych projektów,
 -wniesiono projektowane, uzgodnione lokalizacje i trasy urządzeń podziemnych,
 -(nie) występują tereny zmiełowane,
 -(nie) występują złoża surowców mineralnych,
 brak danych
 Mielec, dnia 06.02.2014. Zlec. Nr G. Z.6642.07.2014
Z up. STAROSTY
 Maria Kozdęba
 Inspektor

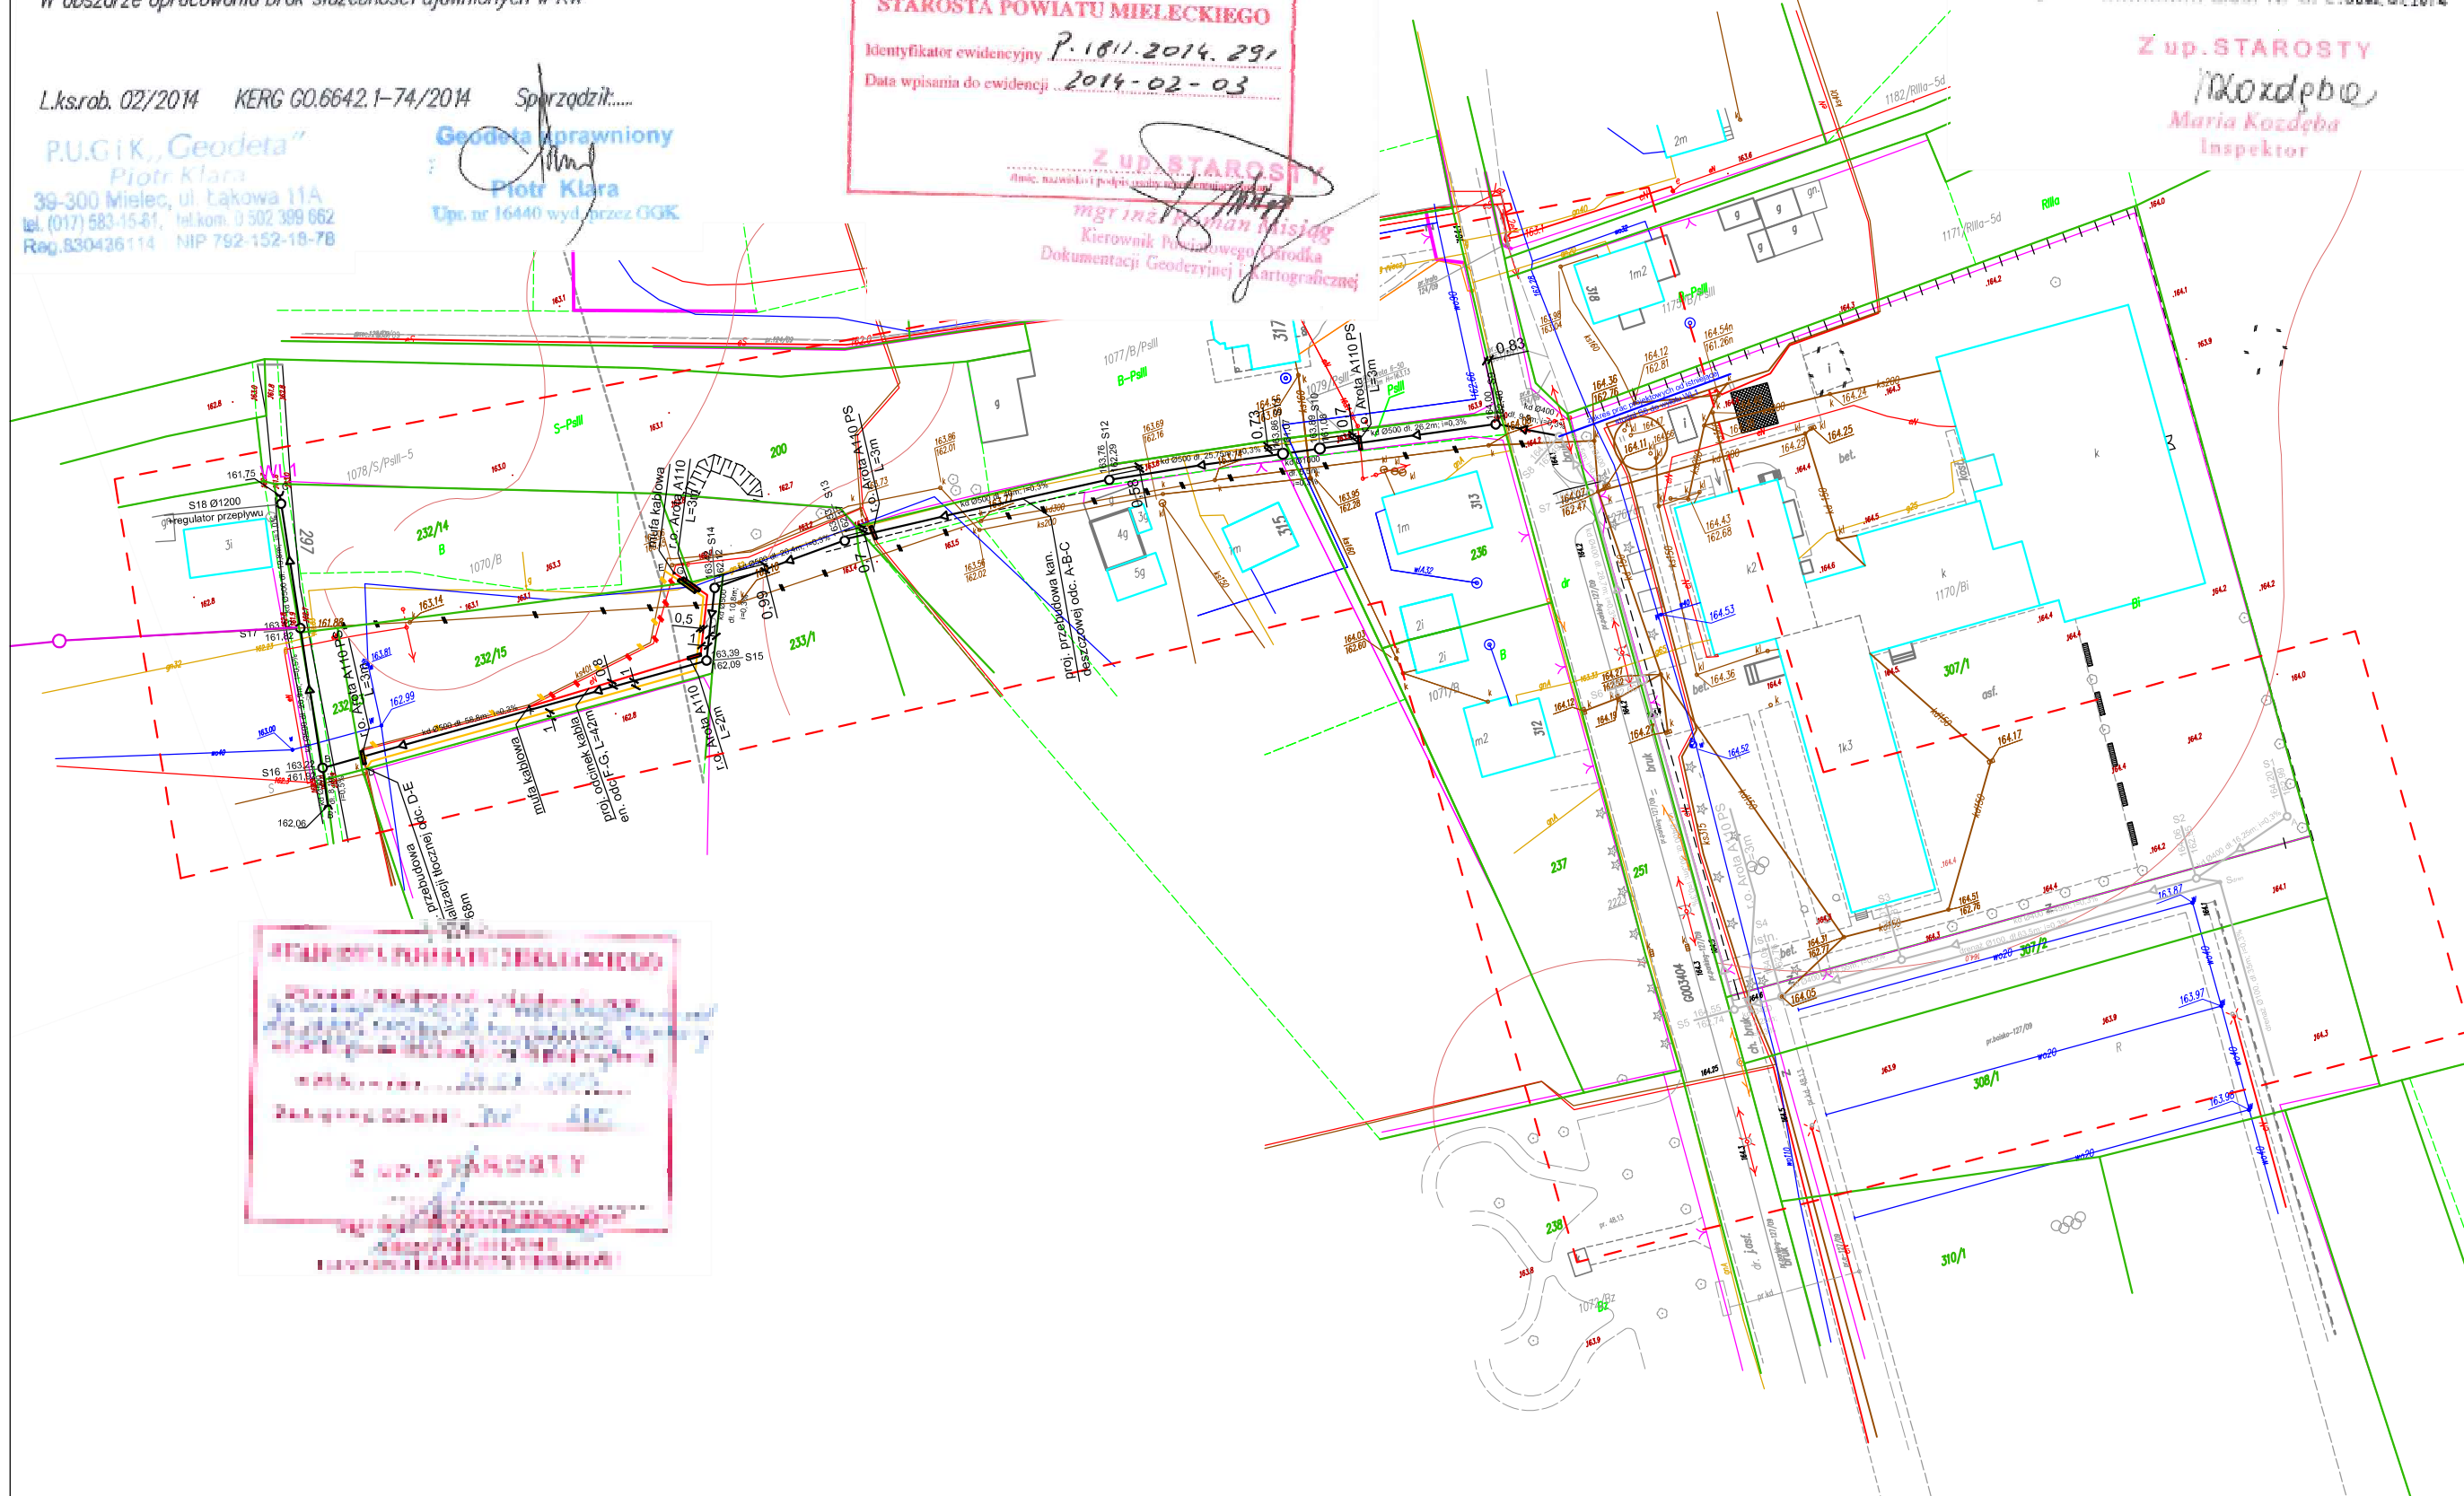

STAROSTWO POWIATOWE MIELECKIE
 Identyfikator ewidencyjny: P.1811.2014.291
 Data wpisania do ewidencji: 2014-02-03
Z up. STAROSTY
 mgr inż. Andrzej Klecha
 Kierownik Powiatowego Ośrodka Dokumentacji Geodezyjnej i Kartograficznej

- istn. kabel elektroenergetyczny do przebudowy
- istn. kanalizacja deszczowa do przebudowy
- istn. kanalizacja sanitarna tłoczna do przebudowy
- proj. przebudowa kabla elektroenergetycznego odc. F-G
- proj. przebudowa kanalizacji deszczowej odc. A-B-C
- proj. przebudowa kanalizacji sanitarnej tłocznej odc. D-E
- proj. budowa drenażu
- proj. rura osłonowa na kablu energetycznym
- proj. studnia rewizyjna S1-S8 -->Ø1000
S9, S12-S17-->Ø1200
S10, S11-->Ø1500
- proj. studnia systemowa drenażowa
- zakres mapy do celów projektowych

Potwierdzam zgodność z oryginałem mapy przyjętej do Powiatowego Ośrodka Dokumentacji Geodezyjnej i Kartograficznej w Mielcu w dn. 2014.02.03 i zaewidencjonowaną pod nr P.1811.2014.291

ZARZĄDZANIE I DORADZTWO BUDOWNICTWO LĄDOWE mgr inż. Andrzej Klecha Mielec, ul. Orzeszkowej 14 tel. (017) 773 50 81 e-mail: aklecha@powiat.mielec.pl	Przedmiot: PROJ. BUDOWLANY „Budowa sieci kanalizacji deszczowej na działkach 307/2, 307/1, 308/1 251, 236, 235, 234, 233/1, 232/15, 232/14, 232/13, 209 oraz przebudowa sieci kanalizacji sanitarnej tłocznej i sieci energetycznej na działkach nr 232/14, 232/15 w miejscowości Chorzelów gmina Mielec.”	
	Nazwa opracowania. Skala Projekt Zagospodarowania Terenu Skala 1:1000	
Branża	Projektował	Sprawdził
Sanitarna	mgr inż. E. Witek nr upr. PDK/0081/P00S/14	mgr inż. M. Polczak nr upr. PDK/0060/PWOS/03
Elektryczna	mgr inż. A. Wiktorowski nr upr. PDK/0146/P00E/04	mgr inż. W. Rudolf nr upr. 71/98